

58 (E10002)
WEZ-19-25

-132.3-

59
WA120-26

-288.8-

60
T/25

-346.6-

61
T-25-Z3

bayernwerk
netz

Anlage 2.4

LAGEPLAN

110-kV-Leitung Bamberg/Süd - Bamberg/Nord LH-07-E10008 Abschnitt: UW Bamberg/Süd - Mast 72 Mast Nr. 58 - Mast Nr. 61 Maßstab 1:1000

Legende:

- | | | | | |
|---|---|---|---|---|
| Mastnummer
67
WA150-17-Z2 | Länge von Mast zu Mast
- 274.6 - | Masttyp
T21+2.0-Z2 | 1 Bauwerksnummer | Landkreis |
| 37 Flurstücksnummer | 37 Flurstücksnummer | 37 Flurstücksnummer | 37 Flurstücksnummer | 37 Flurstücksnummer |
| Abspannmast | Abspannmast | Abspannmast | Abspannmast | Abspannmast |
| Tragmast | Tragmast | Tragmast | Tragmast | Tragmast |
| Mast Bestand | Mast Bestand | Mast Bestand | Mast Bestand | Mast Bestand |
| Maststahlverstärkung | Maststahlverstärkung | Maststahlverstärkung | Maststahlverstärkung | Maststahlverstärkung |
| Maststahlverstärkung und Fundamentkopfsanierung | Maststahlverstärkung und Fundamentkopfsanierung | Maststahlverstärkung und Fundamentkopfsanierung | Maststahlverstärkung und Fundamentkopfsanierung | Maststahlverstärkung und Fundamentkopfsanierung |
| Maststahlverstärkung und Mastkopftausch | Maststahlverstärkung und Mastkopftausch | Maststahlverstärkung und Mastkopftausch | Maststahlverstärkung und Mastkopftausch | Maststahlverstärkung und Mastkopftausch |
| Maststahlverstärkung, Mastkopftausch und Fundamentkopfsanierung | Maststahlverstärkung, Mastkopftausch und Fundamentkopfsanierung | Maststahlverstärkung, Mastkopftausch und Fundamentkopfsanierung | Maststahlverstärkung, Mastkopftausch und Fundamentkopfsanierung | Maststahlverstärkung, Mastkopftausch und Fundamentkopfsanierung |
| Mast Ersatzneubau | Mast Ersatzneubau | Mast Ersatzneubau | Mast Ersatzneubau | Mast Ersatzneubau |
| Mast Fundamentkopfsanierung | Mast Fundamentkopfsanierung | Mast Fundamentkopfsanierung | Mast Fundamentkopfsanierung | Mast Fundamentkopfsanierung |

Geobasisdaten © Bayerische Vermessungsverwaltung

Planfeststellungsunterlage

Aufgestellt Regensburg, 22.03.2024

i. A. T. Schneider i. A. F. Fortmann-Gutkowski

Firma K2E K2 Engineering GmbH


Maßstab: 1 : 1000 Einheit: Meter

Datum Name Bearb. 04.03.2024 Franke Gepr. 04.03.2024 Saul

Klassifizierung: öffentlich Zustand: gültig

bayernwerk netz

Index Änderung Datum Name Blatt: 2 / 9

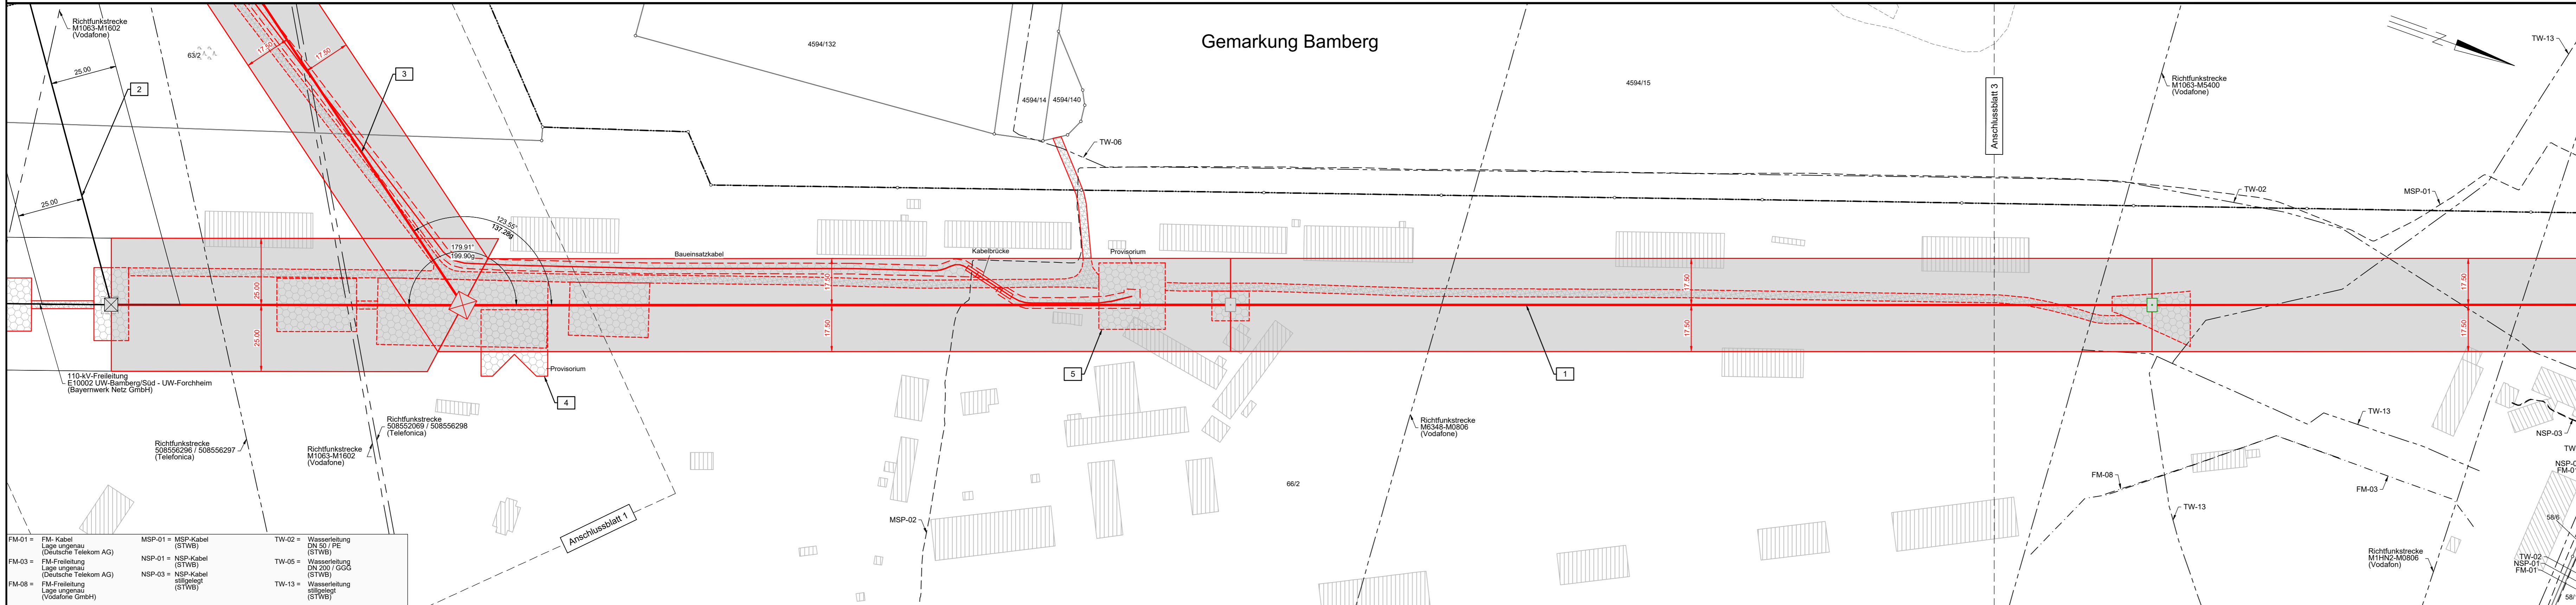

- | | | |
|---|---------------------------------------|---|
| FM-01 = FM-Kabel Lage ungenau (Deutsche Telekom AG) | MSP-01 = MSP-Kabel (STWB) | TW-02 = Wasserleitung DN 50 / PE (STWB) |
| FM-03 = FM-Freileitung Lage ungenau (Deutsche Telekom AG) | NSP-01 = NSP-Kabel (STWB) | TW-05 = Wasserleitung DN 200 / GGG (STWB) |
| FM-08 = FM-Freileitung Lage ungenau (Vodafone GmbH) | NSP-03 = NSP-Kabel stillgelegt (STWB) | TW-13 = Wasserleitung stillgelegt (STWB) |

Kreisfreie Stadt Bamberg

Gemeinde Bamberg

Gemarkung Hauptsmoor